



PLANIMETRIA CATASTALE

Scala 1 : 4000



PIANTA LOCALE CENTRALE TERMICA VARIANTE

Scala 1 : 100

Rev.	Prima emissione	Ing. Macconi N.	Ing. Macconi N.	Ing. Cariddi A.	Ing. Fabrizio A.	07/05/2019
/	Prima emissione	Ing. Macconi N.	Ing. Macconi N.	Ing. Cariddi A.	Ing. Fabrizio A.	07/05/2019
Rev.	Descrizione kind of revision	Redatto prepared	Controllato checked	Verificato checked	Approvato approved	Data date

**COMUNE DI GONNESA**

**CARBUSULCIS S.P.A. Miniera "MONTE SINNI"**

DATI CATASTALI:  
 Comune di: Gonnese  
 Foglio : 14  
 Mappale : 1049  
 Sub :

Progetto/project: **001 DWG Riqualficazione Energetica Spogliatoi**

Modifiche lavorazioni aggiuntive  
 Riqualficazione dell'impianto di Climatizzazione del locale spogliatoi e dell'impianto di produzione acqua calda

TAVOLO:  
**001 DWG Riqualficazione Energetica Spogliatoi**

Cantiere di Nuraxi Figus  
 - PIANTE PIANO TERRA

Dati del Committente:  
**CARBUSULCIS S.p.A. Miniera Monte Sinni**  
 Località Nuraxi Figus Gonnese (CA) Tel. 07814911


Il TECNICO:  
 \_\_\_\_\_

Amministratore Unico  
 \_\_\_\_\_

SPAZIO RISERVATO AL COMANDO PROVINCIALE DEI VIGILI DEL FUOCO DI CAGLIARI


FILE DI IMPIANTO: IMEG

CARBUSULCIS si riserva tutti i diritti su questo documento che non può essere riprodotto neppure parzialmente senza la sua autorizzazione scritta.  
 CARBUSULCIS reserves all rights on this document that can not be reproduced in any part without its written consent.

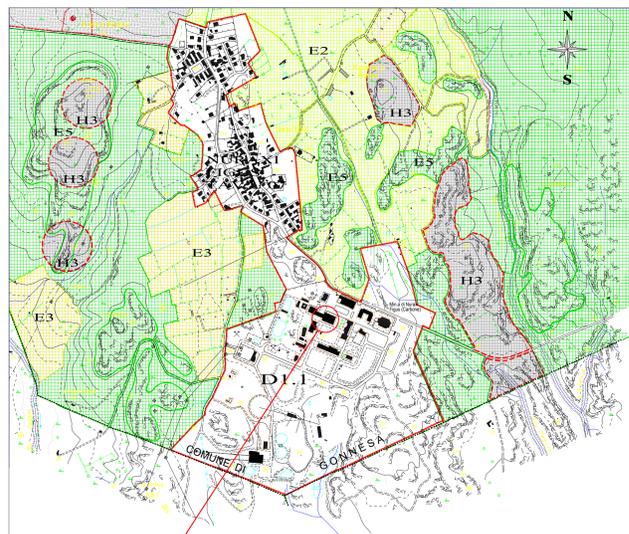

STRALCIO PUC

Scala 1 : 10000

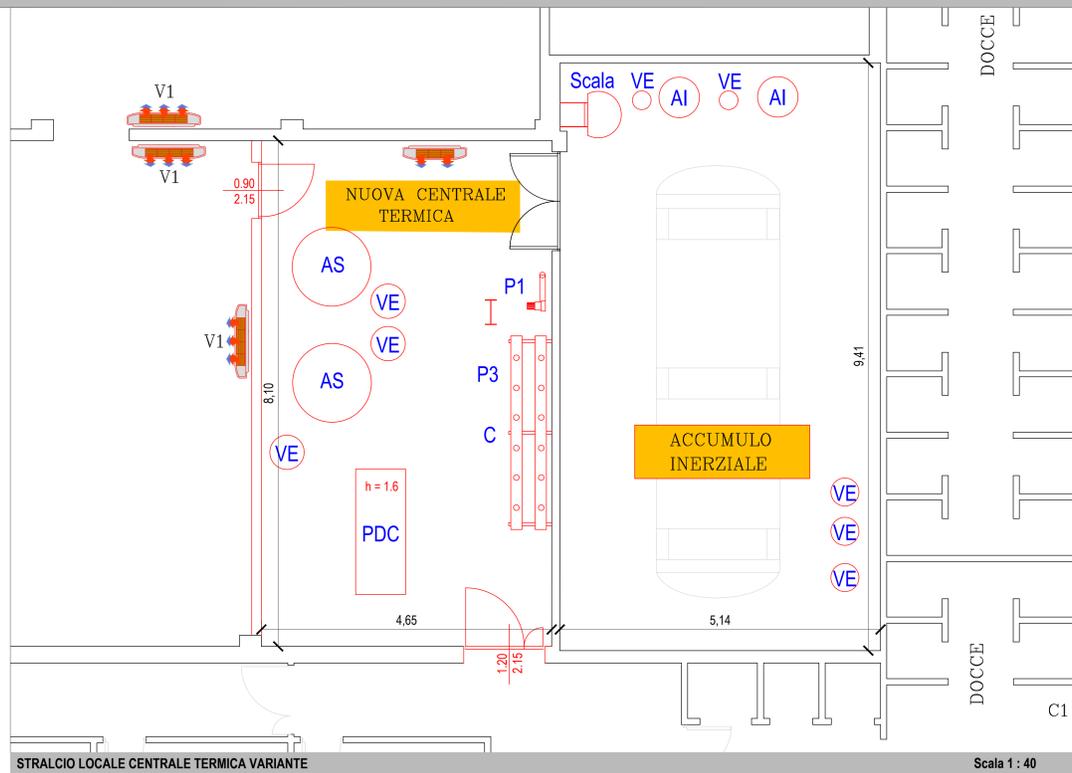

STRALCIO LOCALE CENTRALE TERMICA VARIANTE

Scala 1 : 40

- LEGENDA**
- AI Accumulatori Inerziali 500L
  - VE Vaso di Espansione
  - AS Accumulatore Solare 2000L
  - PDC Pompa di Calore
  - C Collettore Coibentato 5+5